


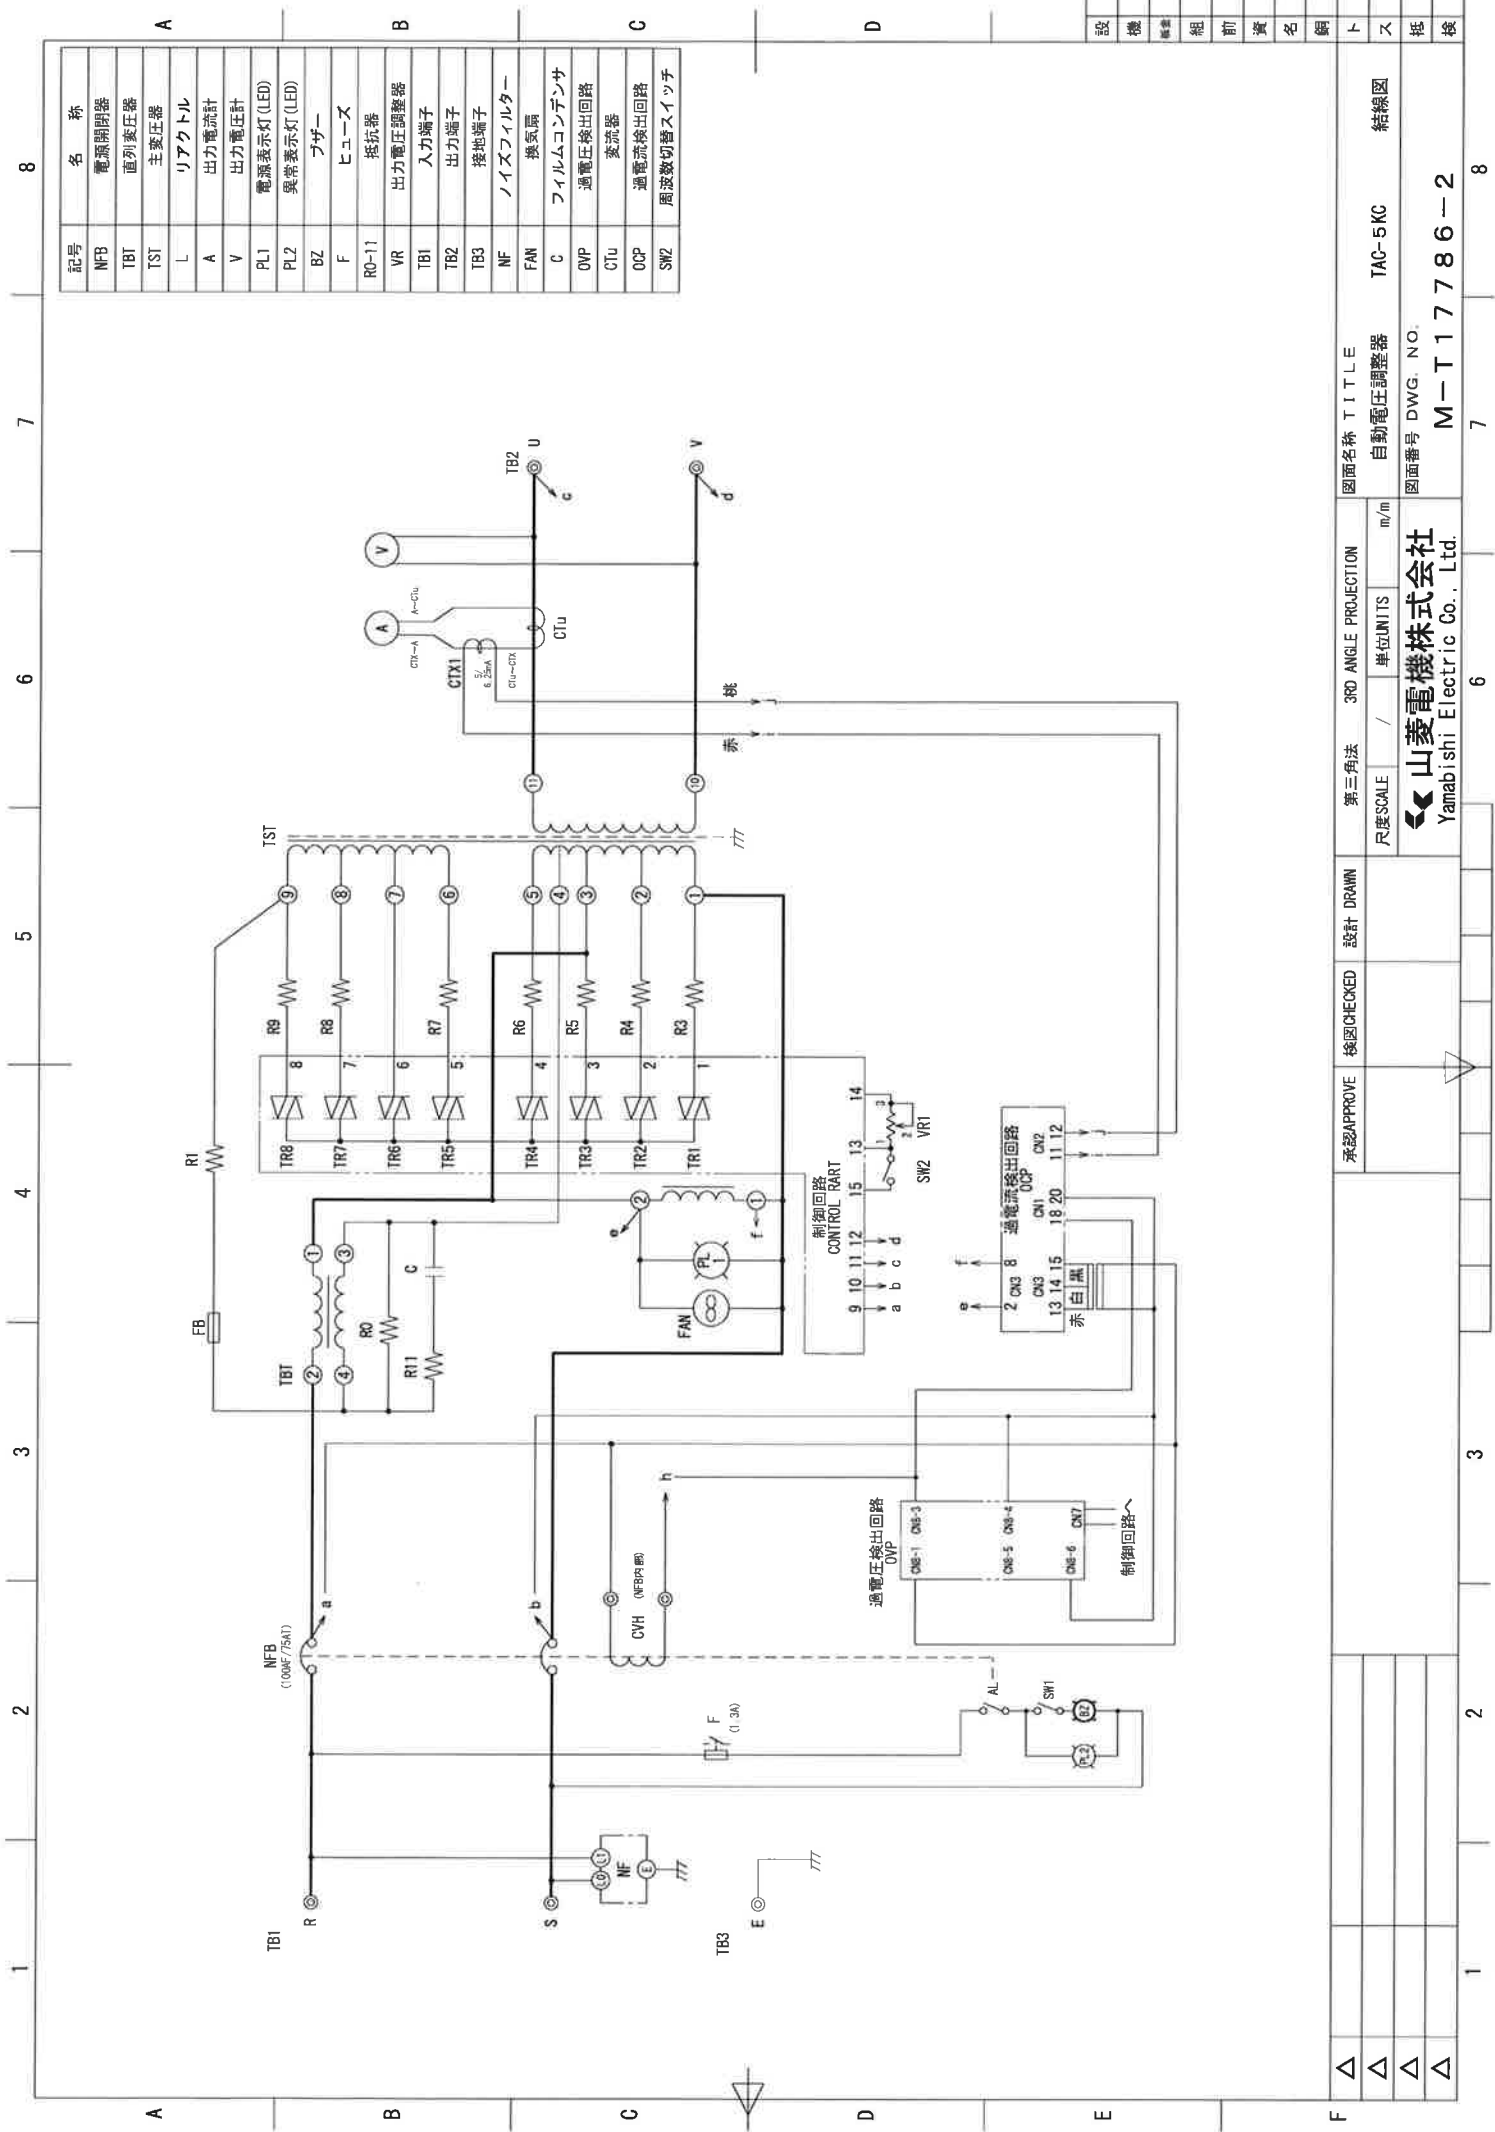

記号	名 称
NFB	電源開閉器
TBT	直列変圧器
TST	主変圧器
L	リアクトル
A	出力電流計
V	出力電圧計
PL1	電源表示灯(LED)
PL2	異常表示灯(LED)
BZ	ブザー
F	ヒューズ
RO-11	抵抗器
VR	出力電圧調整器
TB1	入力端子
TB2	出力端子
TB3	接地端子
NF	ノイズフィルタ
FAN	換気扇
C	フィルコンデンサ
OVP	過電圧検出回路
CTU	変流器
CCP	過電流検出回路
SW2	周波数切替スイッチ

設	機	機	組	前	資	名	銅	ト	ス	抵	検
---	---	---	---	---	---	---	---	---	---	---	---

△	△	△	△	△	△	△	△	△	△	△	△
承認APPROVE											
検図CHECKED											
設計 DRAWN											
第三角法 3RD ANGLE PROJECTION											
図面名称 TITLE											
自動電圧調整器 TA0-5KC 結線図											
尺度SCALE / 単位UNITS m/m											
山菱電機株式会社 YAMABISHI Electric Co., Ltd.											
図面番号 DWG. NO. M-T 17786-2											
検											